



Regione Puglia
COMUNE DI NEVIANO
Provincia di Lecce

RISTRUTTURAZIONE EDILIZIA DEL PIANO TERRA DELL'EX EDIFICIO SCOLASTICO "DANTE ALIGHIERI", CON DESTINAZIONE FINALE DI ASILO NIDO, ADEGUATO AGLI STANDARD PREVISTI NEL REGOLAMENTO REGIONALE N.4/2007

PROGETTO ESECUTIVO



PROGETTO ELETTRICO-SCHEMI FUNZIONALI E ILLUMINAZIONE


rapp.: 1:100

Ufficio Tecnico
Progettista: Dott. Ing. Rocco Alessandro Verona

Responsabile del Procedimento
Dott. Ing. Rocco Alessandro Verona

TAV. 4

DATA 09/2015

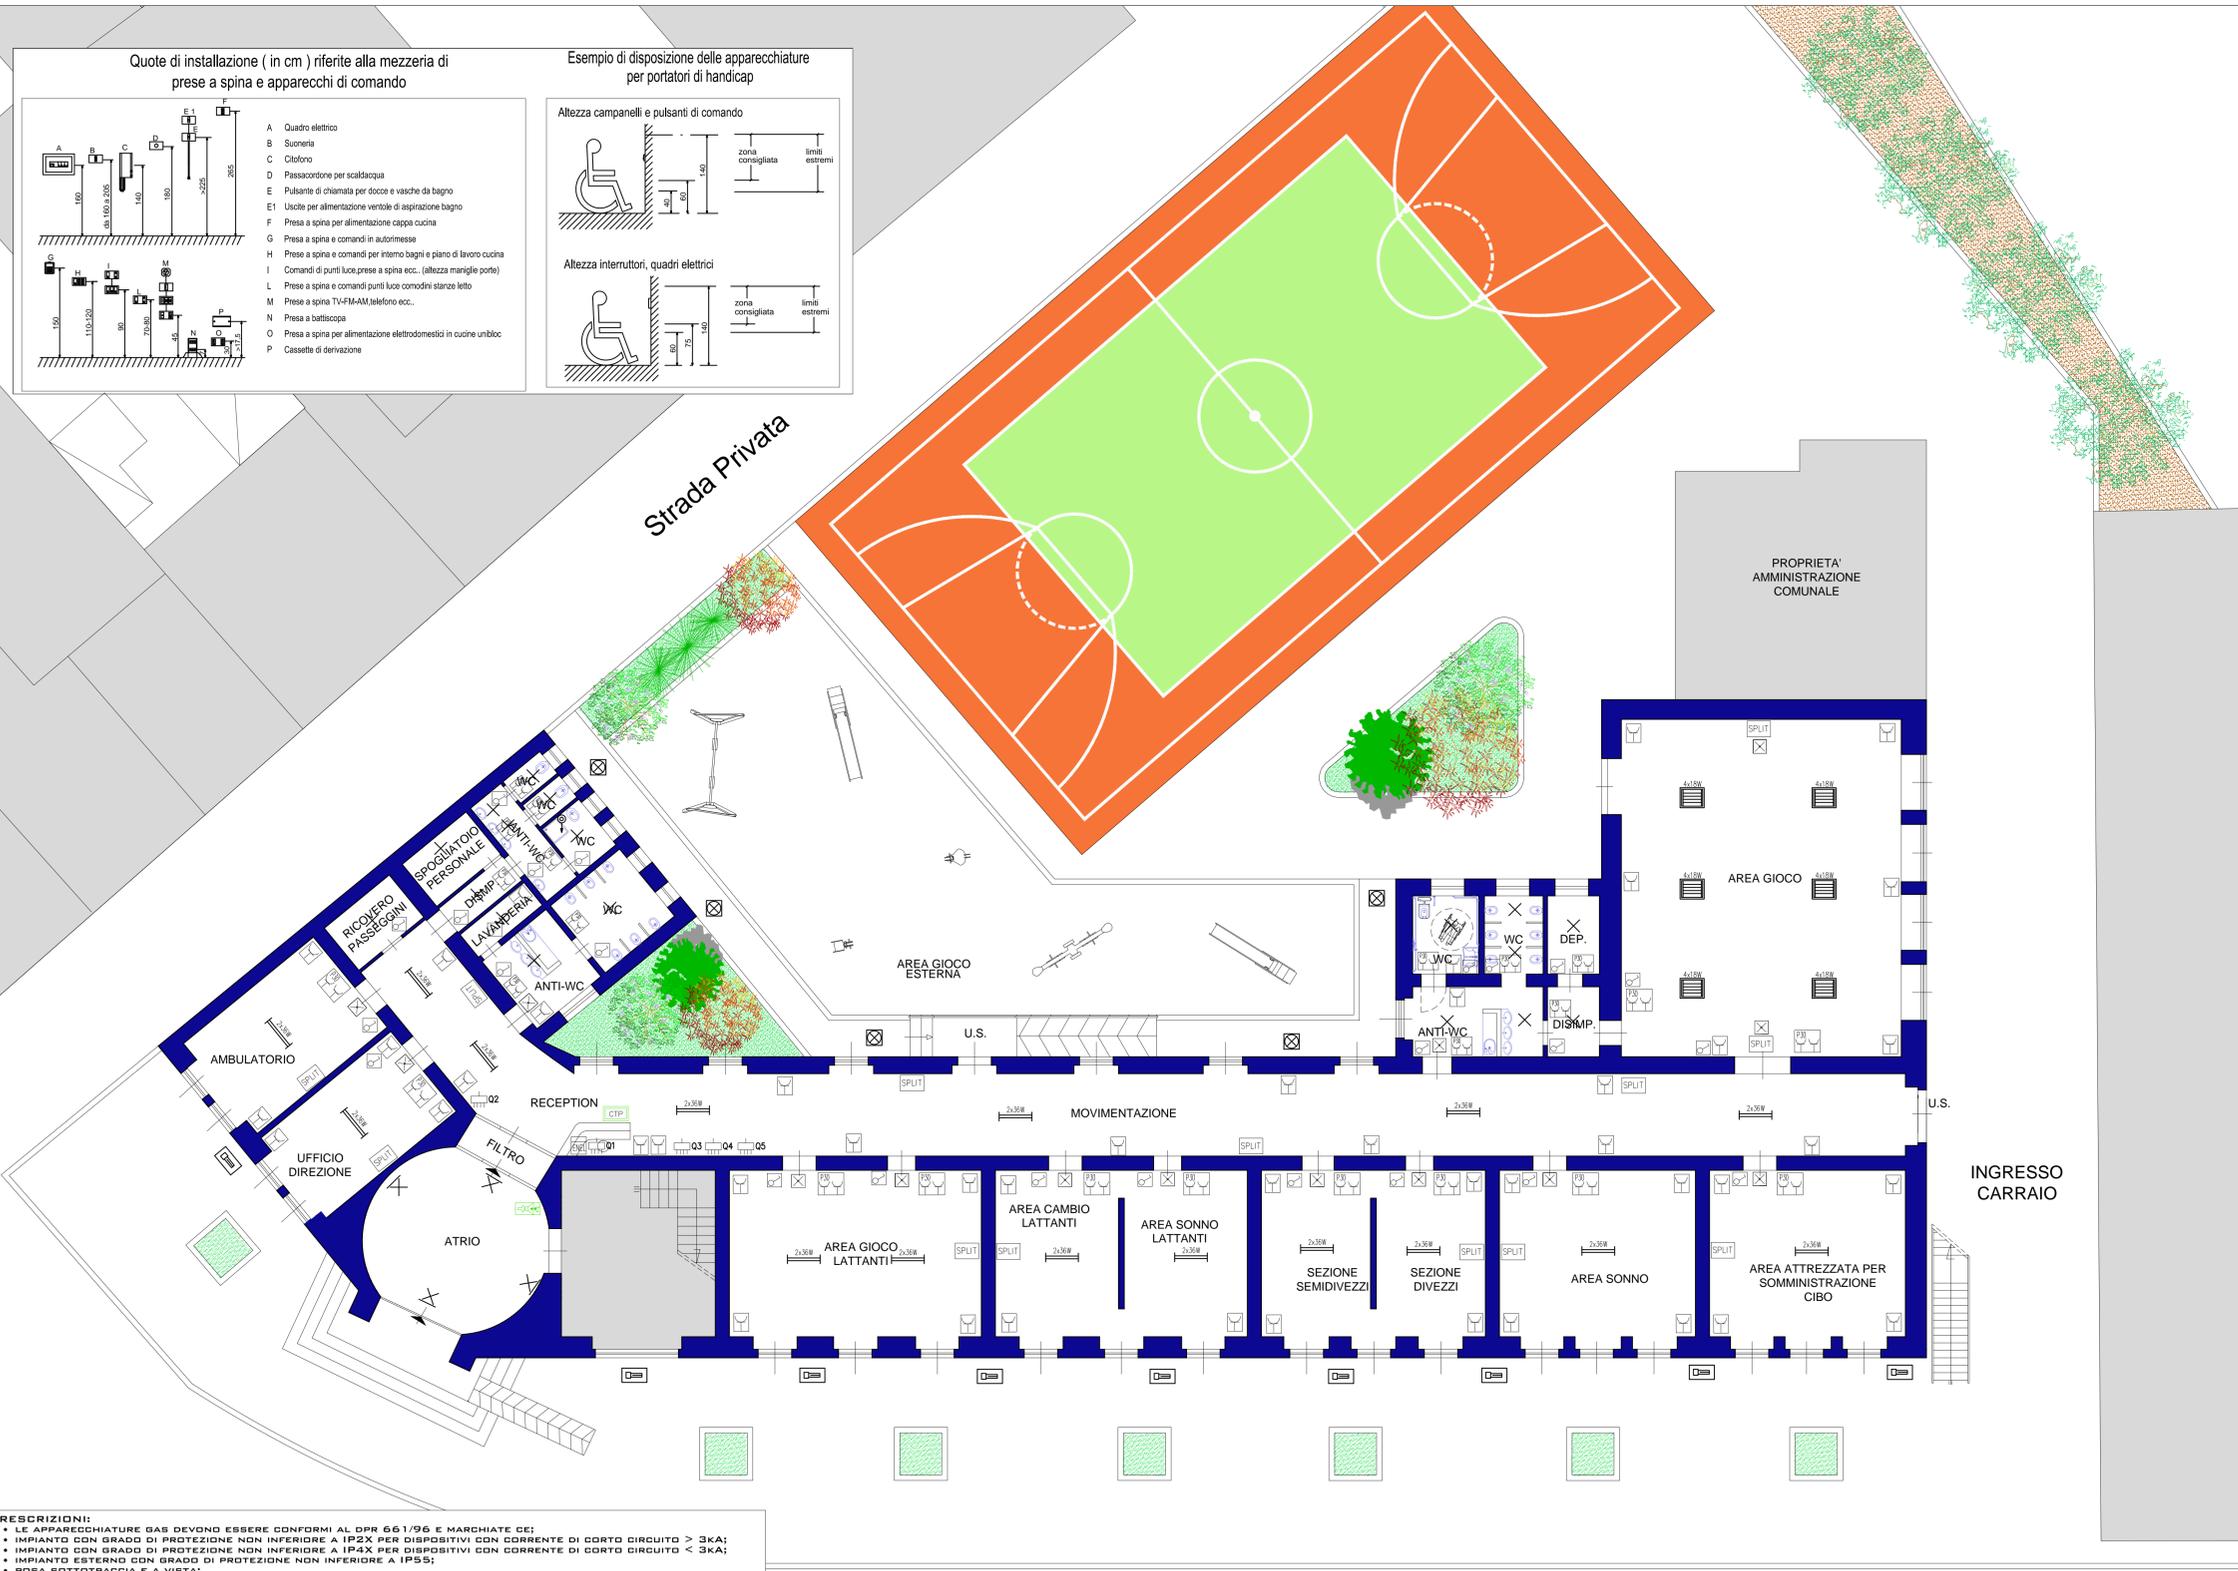

PRESCRIZIONI:

- LE APPARECCHIATURE GAS DEVONO ESSERE CONFORMI AL DPR 661/96 E MARCHIATE CE;
- IMPIANTO CON GRADO DI PROTEZIONE NON INFERIORE A IP2X PER DISPOSITIVI CON CORRENTE DI CORTO CIRCUITO > 3kA;
- IMPIANTO CON GRADO DI PROTEZIONE NON INFERIORE A IP4X PER DISPOSITIVI CON CORRENTE DI CORTO CIRCUITO < 3kA;
- IMPIANTO ESTERNO CON GRADO DI PROTEZIONE NON INFERIORE A IP55;
- POSA SOTTOTRACCIA E A VISTA;
- I DISPOSITIVI DI COMANDO, PROTEZIONE, ECC., NEI PRESSI DEI LAVABI (ALMENO 0,6 M) DEVONO AVERE ALMENO GRADO DI PROTEZIONE IP11;
- I TUBI PROTETTIVI, LE CASSETTE E LE SCATOLE PER L'IMPIANTO DI ENERGIA, PER IMPIANTI TELEFONICI, SEGNALI TV, SEGNALIZIONE (SELY) VANNO TENUTE DISTINTE FRA LORO. I CAVI DEL CITOFOONO POSSONO COESISTERE NELLO STESSO TUBO CON CAVI DI ENERGIA SE HANNO LO STESSO ISOLAMENTO DI QUESTI ULTIMI.
- I TUBI PROTETTIVI INSTALLATI NELLA PARETE DEVONO AVERE PERCORSO ORIZZONTALE, VERTICALE O PARALLELO ALLO SPIGOLLO DELLA PARETE. NEL PAVIMENTO E NEL SOFFITTO IL PERCORSO PUÒ ESSERE QUALSIASI.

LEGENDA

- Contatore ENEL
- Quadro sottocontatore
- Quadro generale
- Quadro sezioni bambini
- Quadro direzione-ambulatorio
- Quadro servizi generali comuni
- Presa UNEL P30 2P+T 10/16A con terra laterale e centrale
- Predisposizione unità interna climatizzazione
- Scatola portafrutto
- Presa bipasso 2P+T 10/16A
- Presa televisione
- Presa telefono
- Posto interno cito-telefono
- Posto esterno cito-telefono
- Centralino Telefonico
- Presa interbloccata tipo CEE 2P+T 16 A
- Presa interbloccata tipo CEE 3P+T 16 A
- Quadretto da parete per prese interbloccate IP55
- Proiettore incassato stagno IP65
- App. di illuminazione da plafone con lampada FL 2x36W
- Pulsante a tirante
- Pulsante NC Tacitazione chiamata emergenza WC disabili
- Ronzatore+spia per segnalazione ottico-acustica chiamata emergenza WC disabili
- Punto luce a parete
- Punto luce a soffitto
- Deviatore
- Pulsante
- Interruttore unipolare
- Lampada di emergenza autoalimentata (1x24W)
- App. di illuminazione da plafone con lampade FL 4x18W
- Segnapasso incassato a parete con flusso luminoso asimmetrico
- Faretto a led incassato
- Pulsante sgancio tensione
- Plafoniera incassata a parete con lampada FLC 2x26W (h=0,5 mt.)
- Lampione da giardino con lampada FLC 2x26W (h=0,70 mt.)
- Elettrovalvola blocco erogazione metano
- Plafoniera dal design tipo industriale

Via Dante Alighieri

PIANTA PIANO TERRA_SCALE 1:100